


Согласовано			
Изм. № подл.	Подп. и дата	Взам. инв. №	

						2БКТП 1000(1250) 6-0,4-У1 П.К.К.			
Изм.	Колуч.	Лист	№ док.	Подп.	Дата	Трансформаторная подстанция	Стадия	Лист	Листов
								1	8
						Общий вид и схема расположения оборудования	ЭЛПРО г. Воронеж		

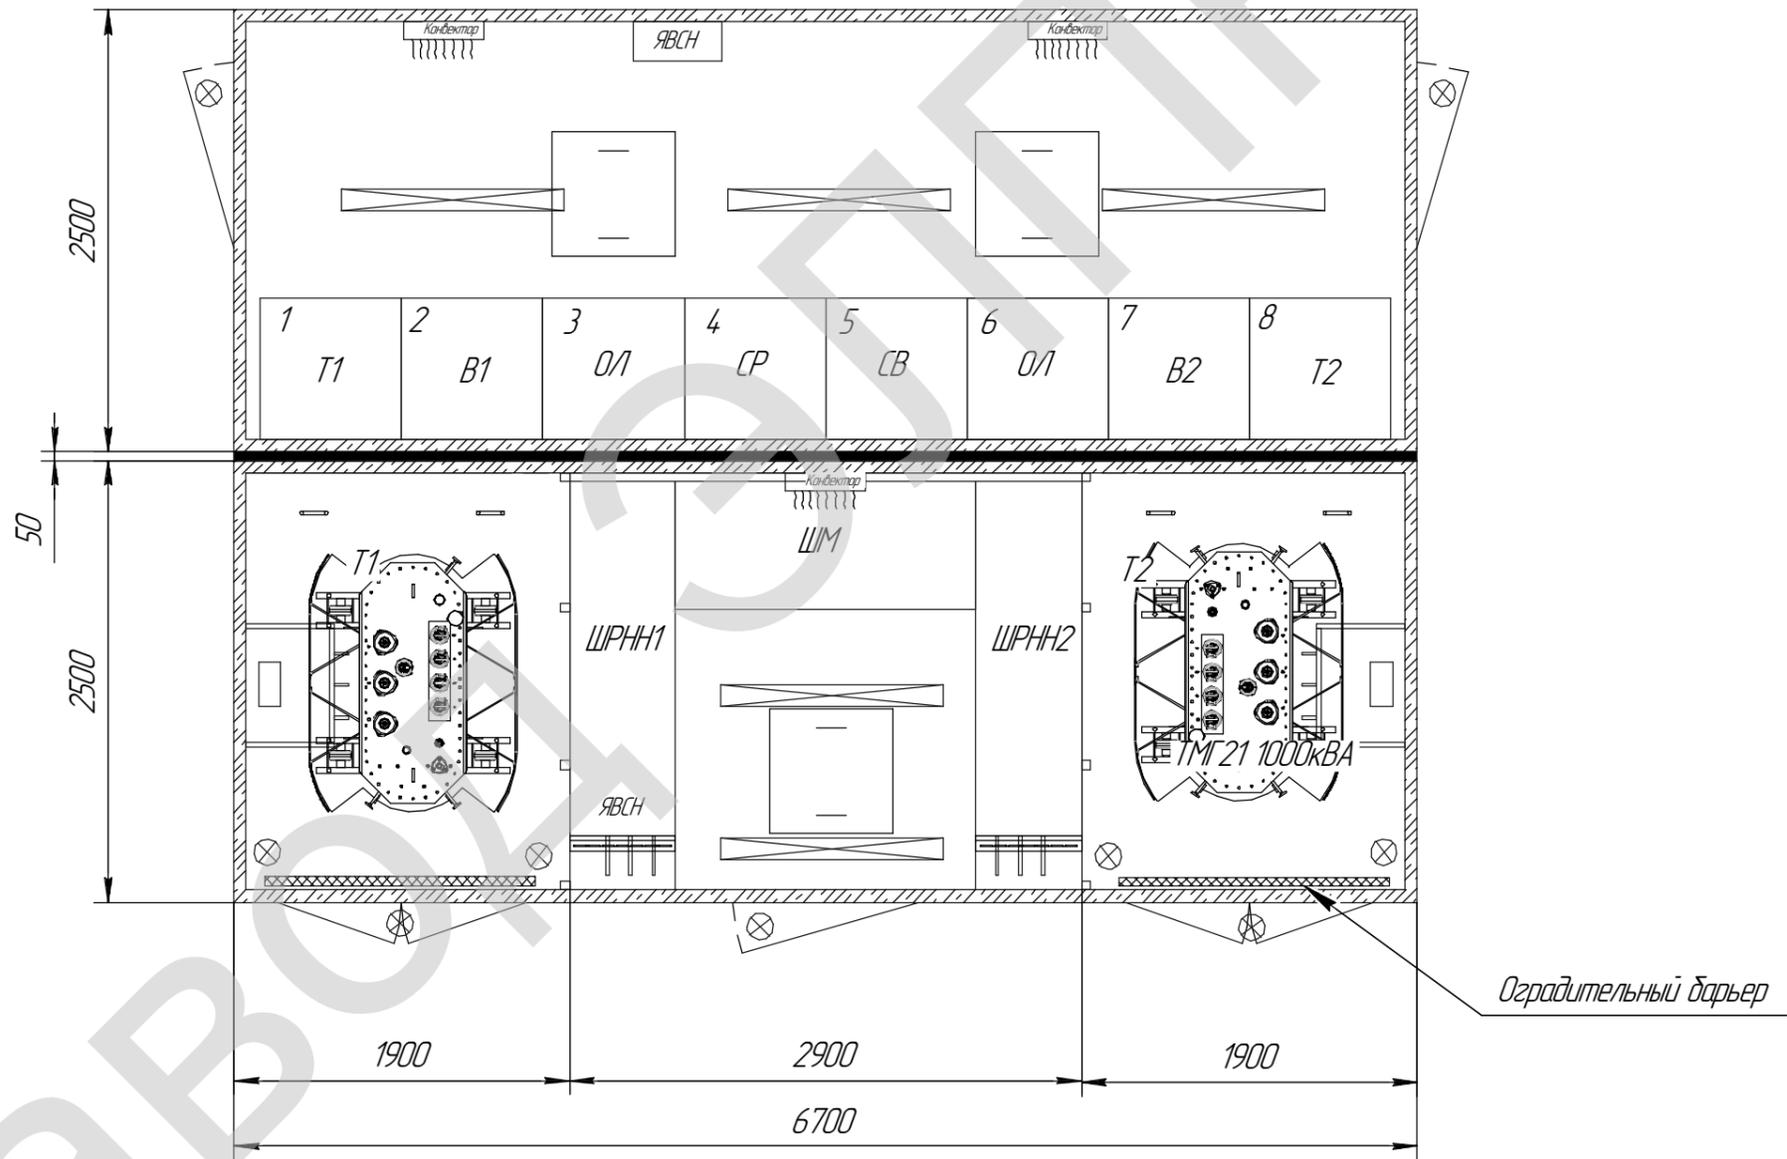

Изм. № подл.	Подп. и дата
Взам. инв. №	Инд. № дубл.
Подп. и дата	Подп. и дата

Изм.	Лист	№ докум.	Подп.	Дата	2БКТП 1000(1250) 6-0,4-У1 П.К.К.	Лист
						2