


Согласовано	
Изм. №	Изм. №
Подп. и дата	Взам. инв. №

Завод ЭЛПРО

Изм.	Колуч.	Лист	№зак.	Подп.	Дата
<b>РУ-10</b>					
Распределительная подстанция					
Общий вид и схема расположения оборудования					
			Стадия	Лист	Листов
				1	9
			ЭЛПРО г. Воронеж		



Схема расположения оборудования

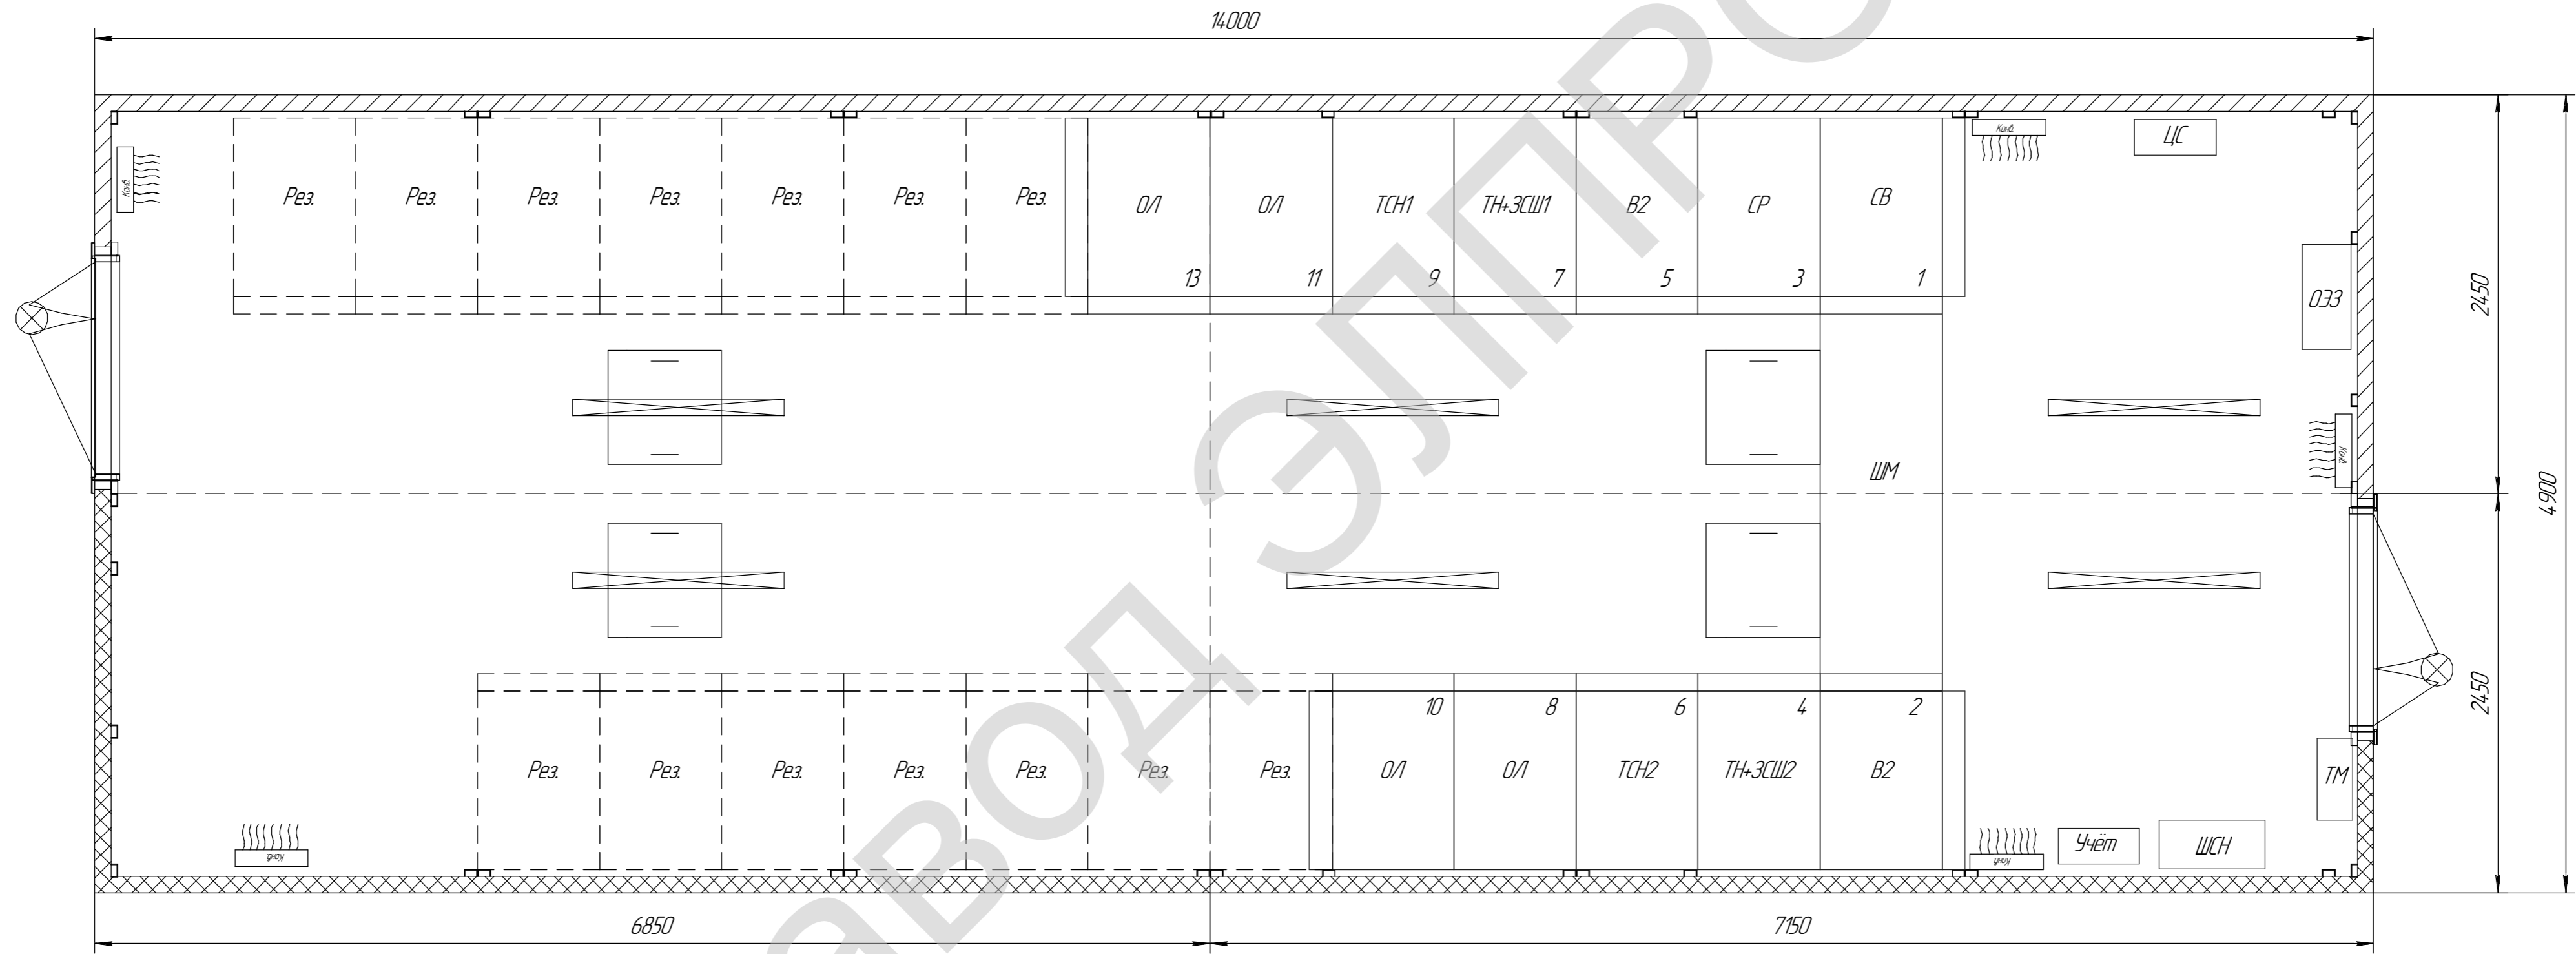

Инд. № подл. Подп. и дата. Взам. инд. №

Изм.	Колуч.	Лист	№ док.	Подп.	Дата

РП-10